
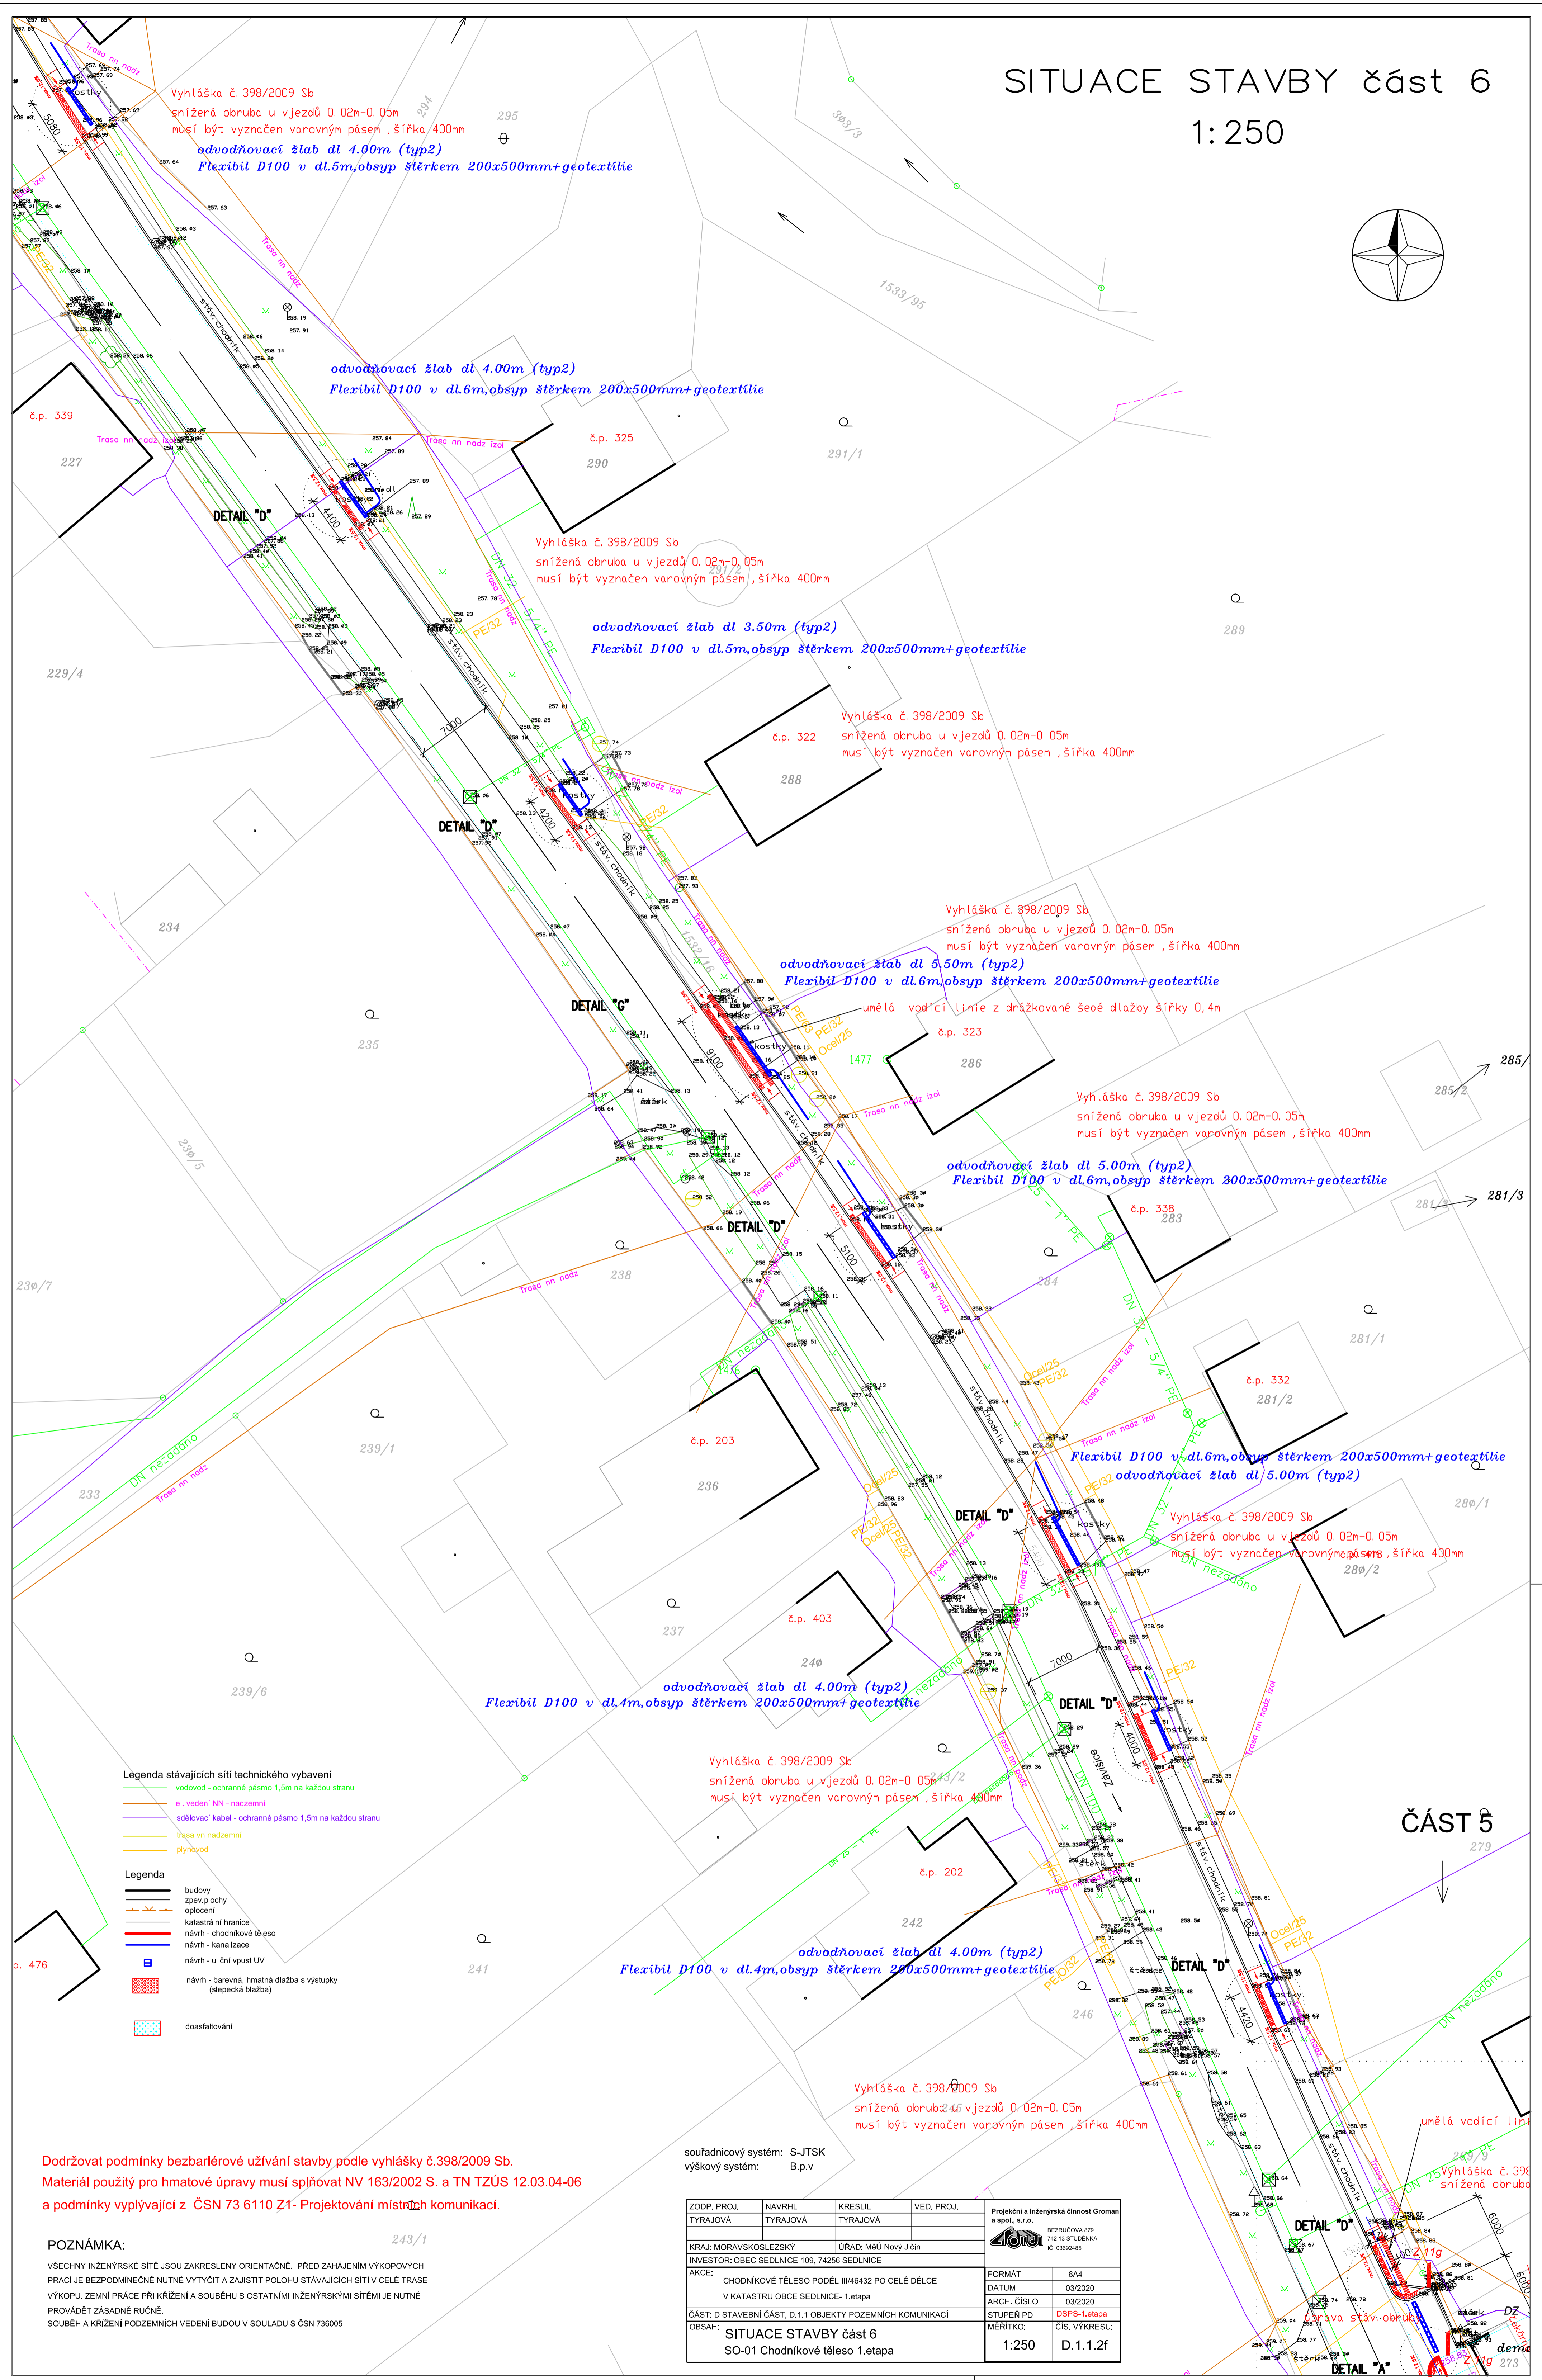


SITUACE STAVBY část 6

1:250

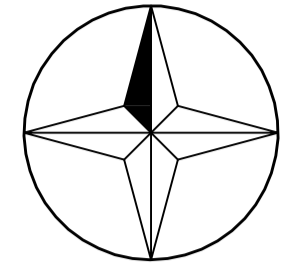

- Legenda stávajících sítí technického vybavení**
- vodovod - ochranné pásmo 1,5m na každou stranu
 - el. vedení NN - nadzemní
 - sdělovací kabel - ochranné pásmo 1,5m na každou stranu
 - trasa vni nadzemní
 - plynovod

- Legenda**
- budovy
 - zpevn. plochy
 - oplocení
 - katastrální hranice
 - návrh - chodníkové těleso
 - návrh - kanalizace
 - návrh - uliční vpust UV
 - návrh - barevná, hmatná dlažba s výstupky (slepecká dlažba)
 - doasfaltování

Dodržovat podmínky bezbariérové užívání stavby podle vyhlášky č.398/2009 Sb.
Materiál použitý pro hmatové úpravy musí splňovat NV 163/2002 S. a TN TZÚS 12.03.04-06
a podmínky vyplývající z ČSN 73 6110 Z1- Projektování místních komunikací.

POZNÁMKA: 243/1
 VŠECHNY INŽENÝRSKÉ SÍTĚ JSOU ZAKRESLENY ORIENTAČNĚ. PŘED ZAHÁJENÍM VÝKOPOVÝCH PRACÍ JE BEZPOMÍNEČNĚ NUTNÉ VYTÝČIT A ZAJISTIT POLOHU STÁVAJÍCÍCH SÍTÍ V CELÉ TRASE VÝKOPU. ZEMLNÍ PRÁCE PŘI KRÍŽENÍ A SOUBĚHU S OSTATNÍMI INŽENÝRSKÝMI SÍTĚMI JE NUTNĚ PROVÁDĚT ZÁSADNĚ RUČNĚ.
 SOUBĚH A KRÍŽENÍ PODZEMNÍCH VEDENÍ BUDOV V SOULADU S ČSN 736005

souřadnicový systém: S-JTSK
 výškový systém: B.p.v

| | | | | |
|---|---|---------------------|------------------------|--|
| ZODP. PROJ. TYRAJOVÁ | NAVRHL. TYRAJOVÁ | KRESLIL TYRAJOVÁ | VED. PROJ. TYRAJOVÁ | Projektční a inženýrská činnost Groman s.r.o. BEZRUČOVA 878 742 13 STUĐENKA IČ: 03682485 |
| KRAJ: MORAVSKOSLEZSKÝ | ÚŘAD: MĚÚ Nový Jičín | | | |
| INVESTOR: OBEC SEDLNICE 109, 74256 SEDLNICE | AKCE: CHODNÍKOVÉ TĚLESO PODÉL III46432 PO CELÉ DÉLCE V KATASTRU OBCE SEDLNICE-1.etapa | | | FORMÁT 844 |
| ČÁST: D STAVEBNÍ ČÁST, D.1.1 OBJEKTY POZEMNÍCH KOMUNIKACÍ | OBSAH: SITUACE STAVBY část 6 SO-01 Chodníkové těleso 1.etapa | | | DATUM 03/2020 |
| | | | | ARCH. ČÍSLO 03/2020 |
| | | | | STUPĚN PD DPSF-1.etapa |
| | | | | MĚŘÍTKO: 1:250 |
| | | | | ČÍS. VYKRESU: D.1.1.2f |

ČÁST 5